


PLANTA BAIXA 16º PAVIMENTO
ESCALA 1:100

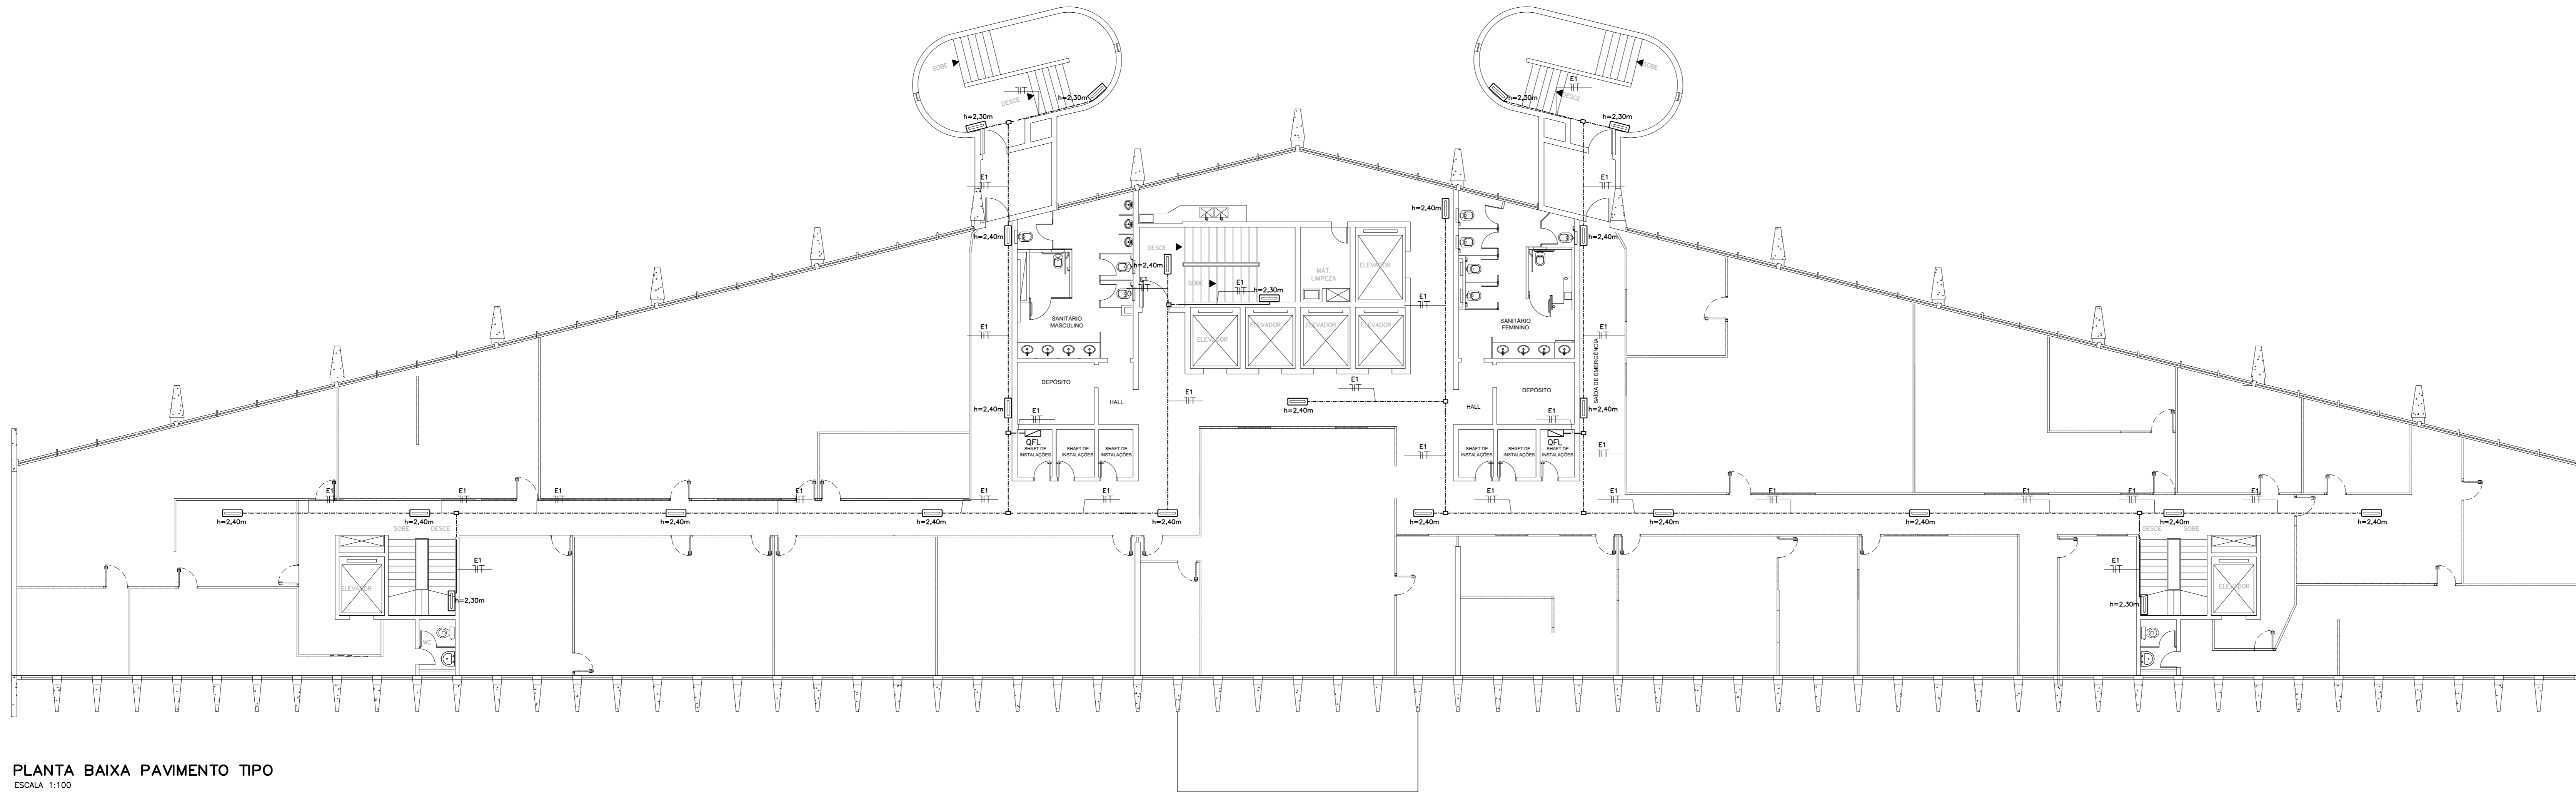

PLANTA BAIXA PAVIMENTO TIPO
ESCALA 1:100

LEGENDA	
SÍMBOLO	DESCRIÇÃO
---	ELETRODUTO FIXADO AO TETO, EM FG. QUANDO NÃO INDICADO SERÁ DE Ø20mm
---	ELETRODUTO EMBUTIDO NA PAREDE, QUANDO NÃO INDICADO SERÁ DE Ø20mm
□	CONDULETE EM ALUMÍNIO FUNDIDO, QUANDO NÃO INDICADO SERÁ DE Ø20mm
⊞	QUADRO ELÉTRICO EXISTENTE
⊞	FIAÇÃO: NEUTRO, FASE, RETORNO E TERRA (PE), Ø2,5mm ² QUANDO NÃO INDICADO
⊞	UNIDADE AUTÔNOMA DE ILUMINAÇÃO DE 2 LAMP. HALÓGENAS DE 55 W-950 CD -AUTÔNOMA PRÓXIMO A 3 HORAS. FAB. AUREON, BLS/20N OU EQUIVALENTE. SISTEMA NÃO PERMANENTE (ACENDIMENTO SOMENTE NA EMERGÊNCIA), ONDE 'h' INDICA A ALTURA DE INSTALAÇÃO (COMUTAÇÃO AUTOMÁTICA)
⊞	UNIDADE AUTÔNOMA DE ILUMINAÇÃO DE 1 LAMP. FLUORESCENTES DE 09 W-600 LUMENS-AUTÔNOMA PRÓXIMO A 2 HORAS. FAB. AUREON, D-9 OU EQUIVALENTE. SISTEMA NÃO PERMANENTE (ACENDIMENTO SOMENTE NA EMERGÊNCIA), ONDE 'h' INDICA A ALTURA DE INSTALAÇÃO (COMUTAÇÃO AUTOMÁTICA)

COMENTÁRIOS			
ITEM	DESCRIÇÃO	APROVAÇÃO	DATA
01	EMIÇÃO INICIAL		02/01/10
02	1ª REVISÃO		02/06/10
03	2ª REVISÃO		01/09/10

POWER ENGENHARIA			
NOME			
PROJETO	ENQº FERNANDO TESTAHY	CREA: B71019869/D-RJ	RUBRICA DATA
FISCAL DO PROJETO		CREA:	

BRASÍLIA - DF
 ENDEREÇO: PRAÇA DO BURITI - ANEXO DO PALÁCIO DO BURITI - CEP 70075-900
 PROPRIETÁRIO: GOVERNO DO DISTRITO FEDERAL
 AUTOR DO PROJETO: POWER ENGENHARIA, COMERCIO E SERVIÇOS LTDA

RESPONSÁVEL TÉCNICO
 PROPRIETÁRIO
 AUTOR DO PROJETO
 RESPONSÁVEL TÉCNICO

PREVENÇÃO E COMBATE A INCÊNDIOS

SIGLA	EDIFÍCIO ANEXO DO PALÁCIO DO BURITI	DESENHO Nº
ILE	SISTEMA DE ILUMINAÇÃO DE EMERGÊNCIA	02/02
DATA	ELAB. DESENHO	DESENHO
JANEIRO/10	1:00	REDO